


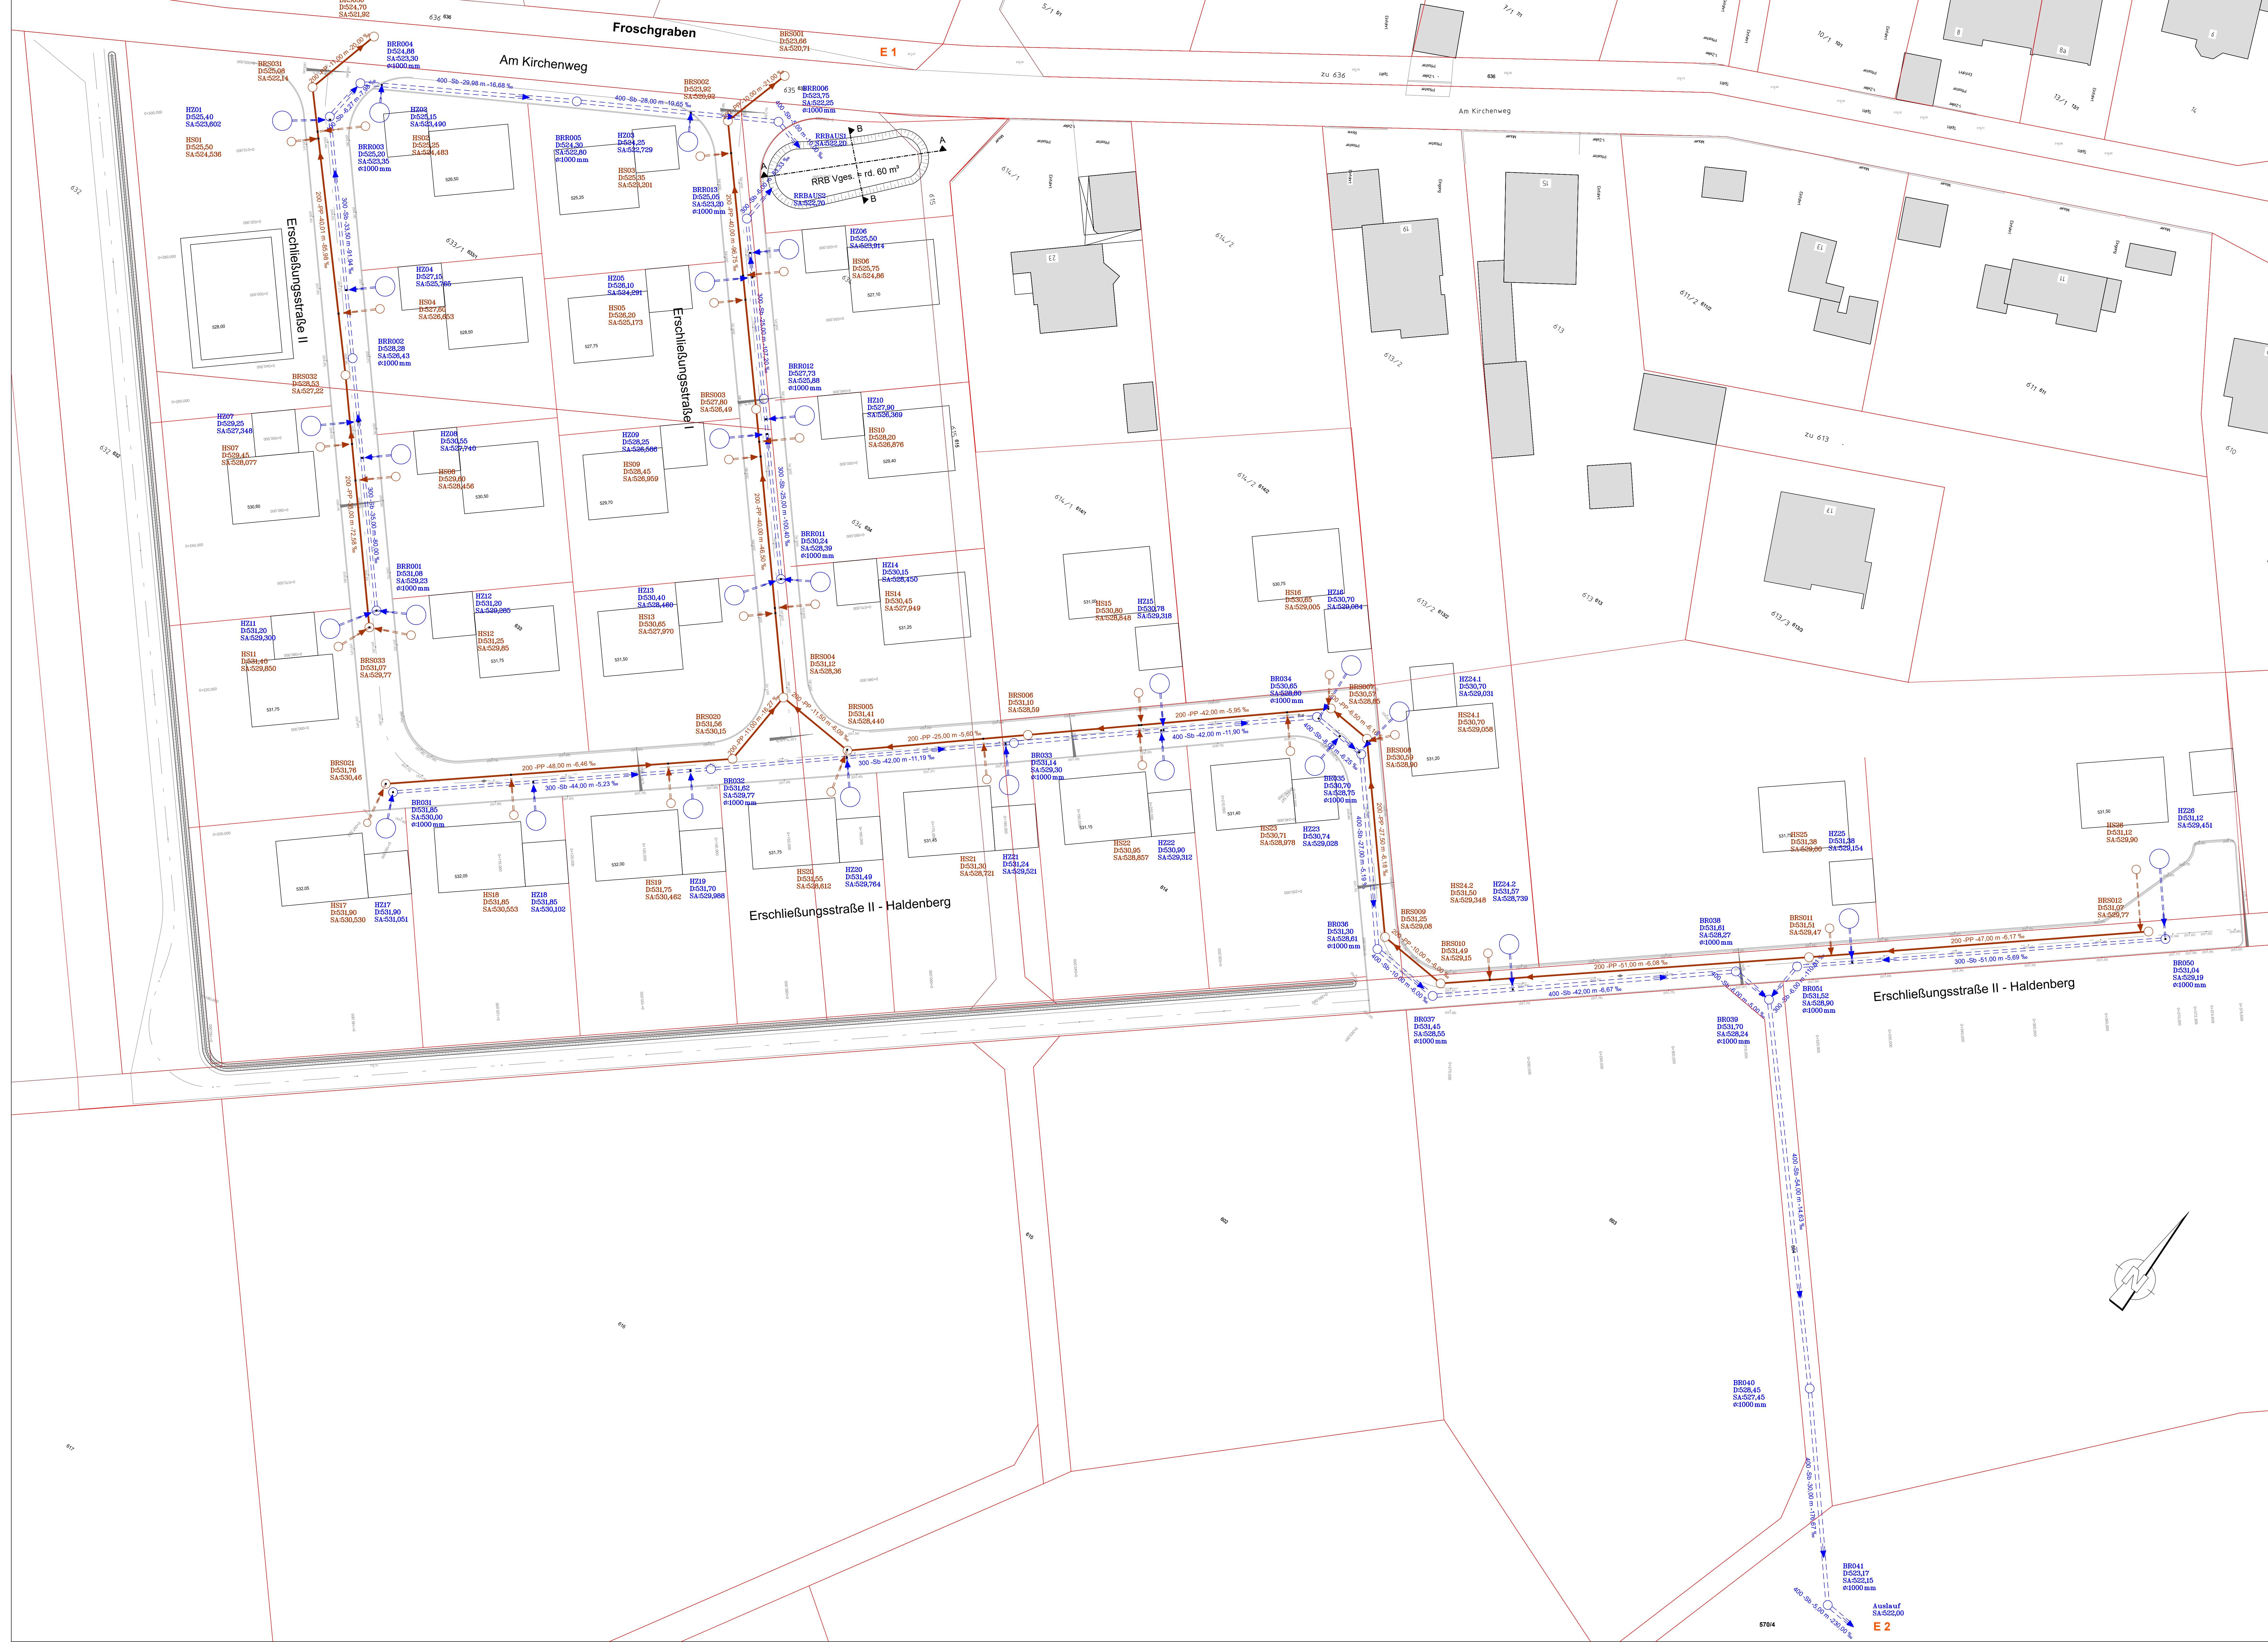

Zeichenerklärung

Kanalnetz: 7 Netz 7/FLU00700.AUS 19.10.24/10.52.16)
Kanalnetz: 8 Netz 8/FLU00800.AUS 19.10.24/10.05.36)
Kanalnetz: 107 Hausanschlüsse aus Punkten
Kanalnetz: 108 Hausanschlüsse aus Punkten
Kanalnetz: 207 Hausanschlüsse aus Punkten
Kanalnetz: 208 Hausanschlüsse aus Punkten
Kanalnetz: 307 Hausanschlüsse aus Punkten
Kanalnetz: 308 Hausanschlüsse aus Punkten
Kanalnetz: 407 Hausanschlüsse aus Punkten
Kanalnetz: 408 Hausanschlüsse aus Punkten

300	Nennweite
Sb	Material
44,00 m	Haltingelänge
5,23 %	Sohlgefälle
BR001	Schachtnummer
D=531,85	Oberkante Schacht
SA=530,000	Schachtschale
ø=1000 mm	Schachtdurchmesser
---	Schmutzwasserhausanschlüsse
---	Schmutzwasserkanal
---	Regenwasserhausanschlüsse
---	Regenwasserkanal
○	Schmutzwasserhausanschlußschacht
○	Regenstrome
○	Regenwasserschacht

Nr.		Art der Änderung		Datum		Zeichen	
Nr.		Art der Änderung		Datum		Zeichen	

Gemeinde Breitenenthal
Untere Dorfstraße 7
86458 Breitenenthal

Unterlage Nr.: 3.1
Gesamtanlageplan
Kanal
Maßstab: 1:250

Verfahren:Baugebiet "Kirchenweg Süd"
Gemeinde:Gemeinde Breitenenthal, Landkreis Günzburg
Maßnahme:Erschließung Baugebiet "Kirchenweg Süd"

aufgestellt:
Ingenieurbüro Marcus Kammer
Florian Vengemann Str. 6
86620 Donauwörth

Donauwörth, 02.12.2024

geprüft:
Gemeinde Breitenenthal

Breitenenthal,
(Unterschrift)

Fachtechnisch geprüft:
.....
(Unterschrift)

87014

E 2